

SEZIONE A-A
scala 1:50

COMUNE DI
NOVE
PROVINCIA DI
VICENZA

COMUNE DI NOVE *h. 11,55*
RICEVUTO IL 28 OTT. 2015
Il Funzionario incaricato


PIANO DI LOTTIZZAZIONE " MARINI "
--- PROGETTO ESECUTIVO ---

La Proprietà:
BONATO Alessandra
nata a Marostica il 02.09.1979
c.f. BNT LSN 79P42 E970E
res. a Marostica in via Cairoli, 22
BONATO Valentina
nata a Marostica il 09.03.1969
c.f. BNT VNT 69C49 E970S
res. a Borsò del Grappa in via Martiri, 22/A
FABRIS Giampaola
nata a Bassano del Grappa il 13.04.1965
c.f. FBR GPL 65D63 A703B
res. a Nove in via Pezzi, 4
FABRIS Mirella
nata a Marostica il 29.07.1968
c.f. FBR MLL 68L69 E970G
res. a Nove in via Roberti, 5

TAVOLA: IMPIANTI SOTTOSERVIZI
ENEL

E7.1

Disegni scala 1:500-50

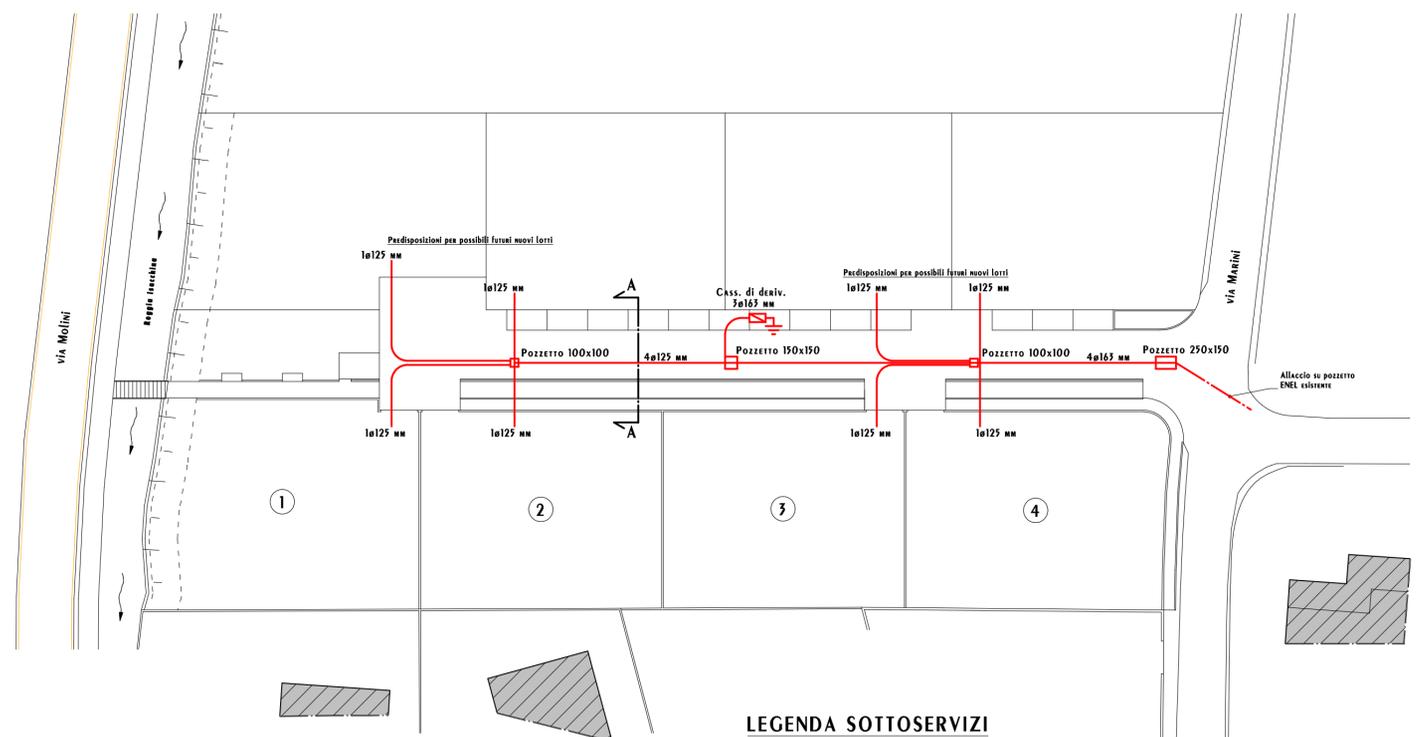

PLANIMETRIA GENERALE
scala 1:500

LEGENDA SOTTOSERVIZI

IMPIANTO ELETTRICO - ENEL

-  POZZETTO 250x150
-  POZZETTO 150x150
-  POZZETTO 100x100
-  CASSETTA DI DERIVAZIONE
-  COLLEGAMENTO A TERRA