



SCARICHI FOGNARI - SCALA 1/25

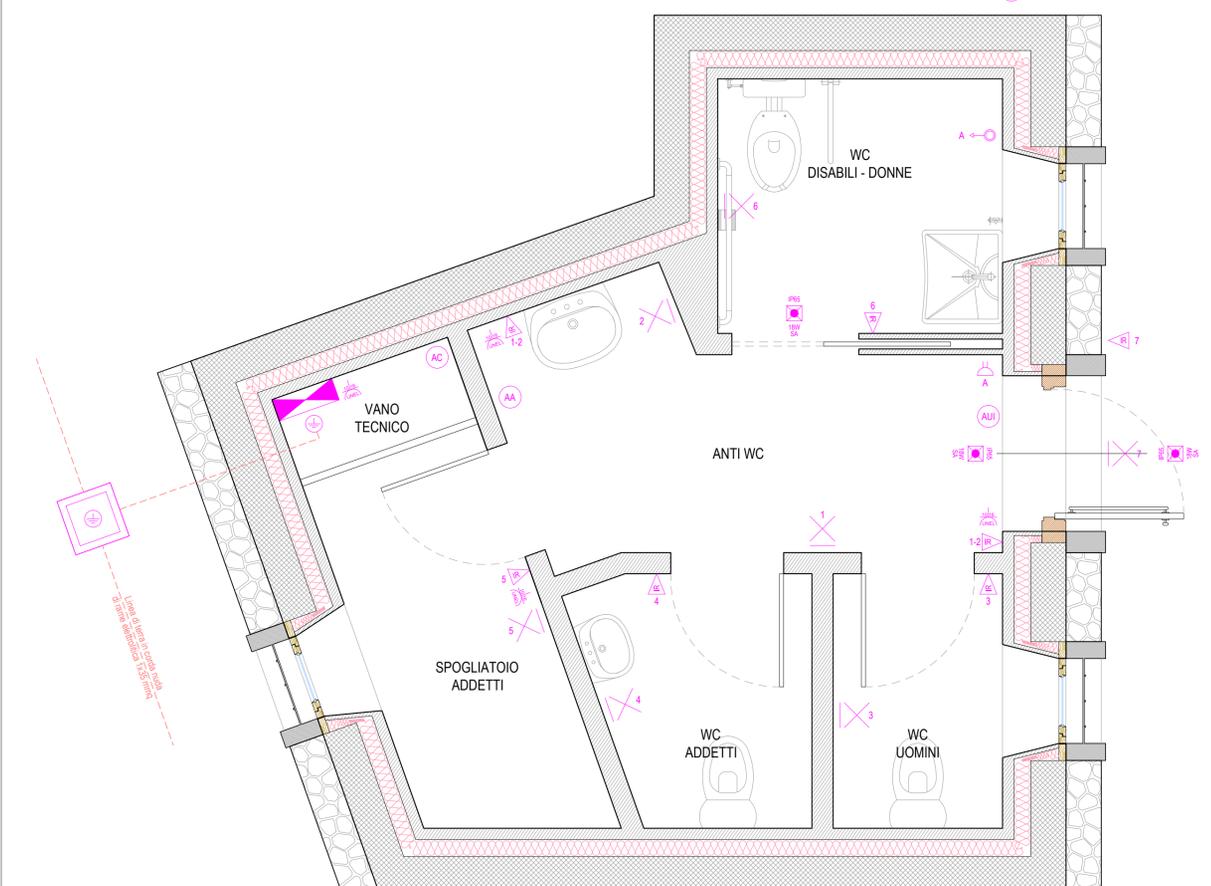

IMPIANTO ELETTRICO - SCALA 1/25

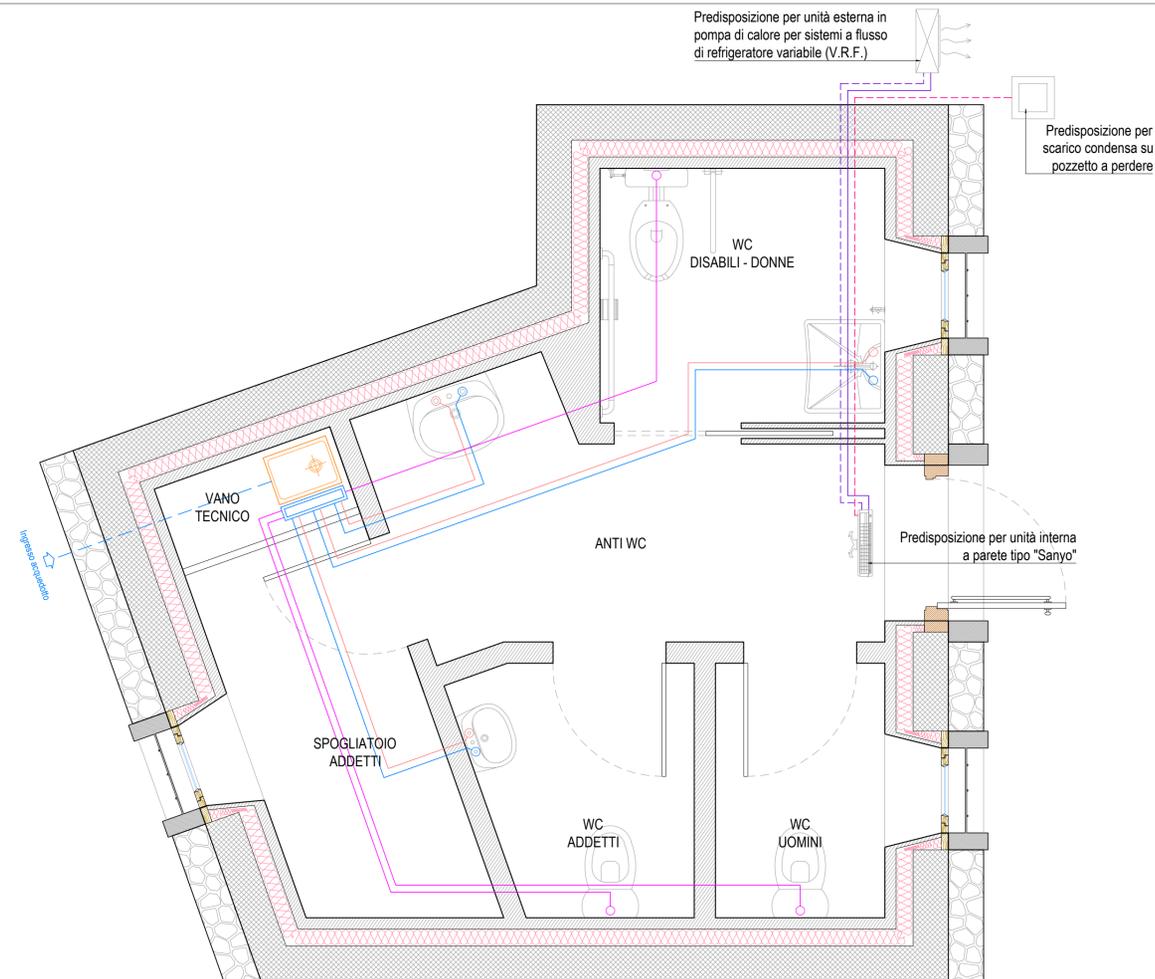

IMPIANTO IDRICO-SANITARIO - SCALA 1/25

LEGENDA IMPIANTO ELETTRICO

	Linea di terra in corda di rame nuda elettrolitica 1x35 mmq
	Quadro elettrico generale
	Collettore generale di terra
	Rilevatore di presenza da parete ad infrarossi per accensione apparecchi illuminanti
	Corpo illuminante da parete da 75W
	Presse 2 Poli +Terra 10-16A UNEL
	Punto presa per alimentazione caldaia
	Punto presa per alimentazione asciugamani
	Predisposizione alimentazione unità esterna
	Predisposizione alimentazione unità interna
	Lampada di emergenza autonoma IP65 da 18W - SA
	Pulsante a tirante per allarme bagno
	Ronzatore

LEGENDA IMPIANTO IDRICO-SANITARIO

	Linea acquedotto
	Linea acqua fredda sanitaria
	Linea acqua calda sanitaria
	Linea acqua fredda per alimentazione sanitari
	Linea andata/ritorno per sistemi a flusso di refrigeratore variabile
	Linea scarico condensa
	Collettore di partenza
	Caldaia murale istantanea elettrica

LEGENDA SCARICHI FOGNARI

	Linea acque saponate
	Linea acque nere
	Linea acque miste

PROVINCIA DI VICENZA
COMUNE DI ZOVENCEDO



RISERVATO AGLI ENTI

Progetto: TUTELA E RIQUALIFICAZIONE DEL PATRIMONIO RURALE - RESTAURO E RISANAMENTO CONSERVATIVO DI IMMOBILI E FABBRICATI PER LA REALIZZAZIONE DEL MUSEO DELLA PIETRA DI "SAN GOTTARDO" PRESSO IL COMPLESSO RUPESTRE IN LOCALITA' SENIGA

Fase di progetto: Progetto Esecutivo

Elaborato: PROGETTO IMPIANTI TECNICI

Comittente: Comune di Zovencedo, Via Roma 1 - 36020 Zovencedo (VI)

Responsabile Unico del Procedimento: geom. Antonio Toto

Progettista: arch. Ezio Padovan

Comune	Zovencedo	Data	03/12/2013	n°	Revisioni	Data	Elaborato n°
Foglio		Scala	1/25				ESE
Via		Disegnato da:					IMP 0
Cod. progetto		Controllato da:					
File		Approvato da:					