

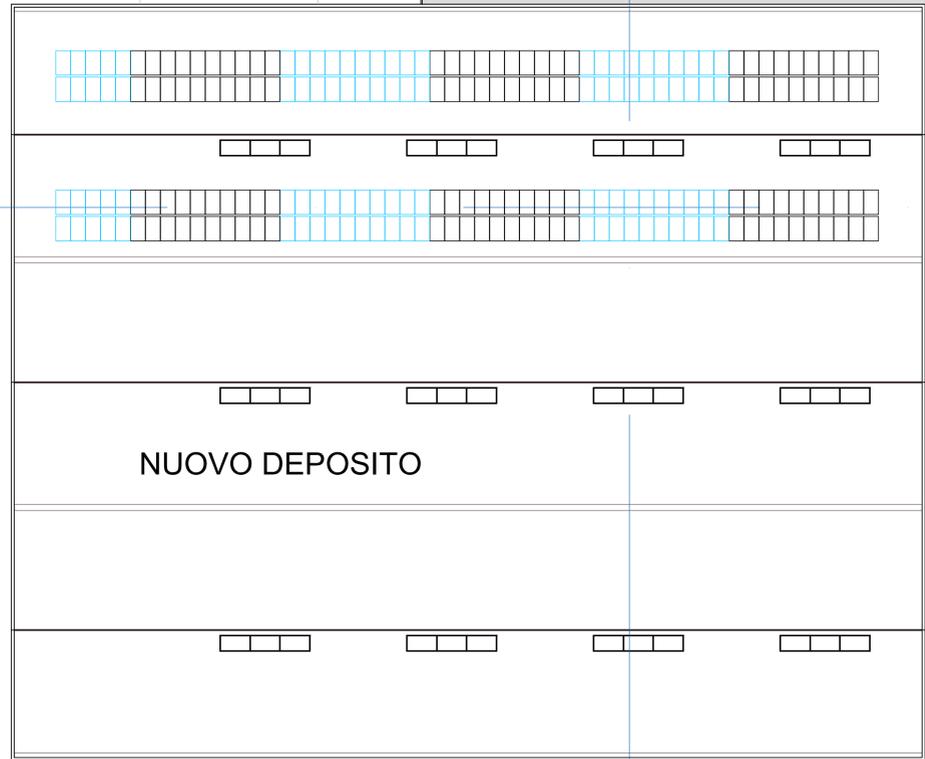


SCHEMA A BLOCCHI

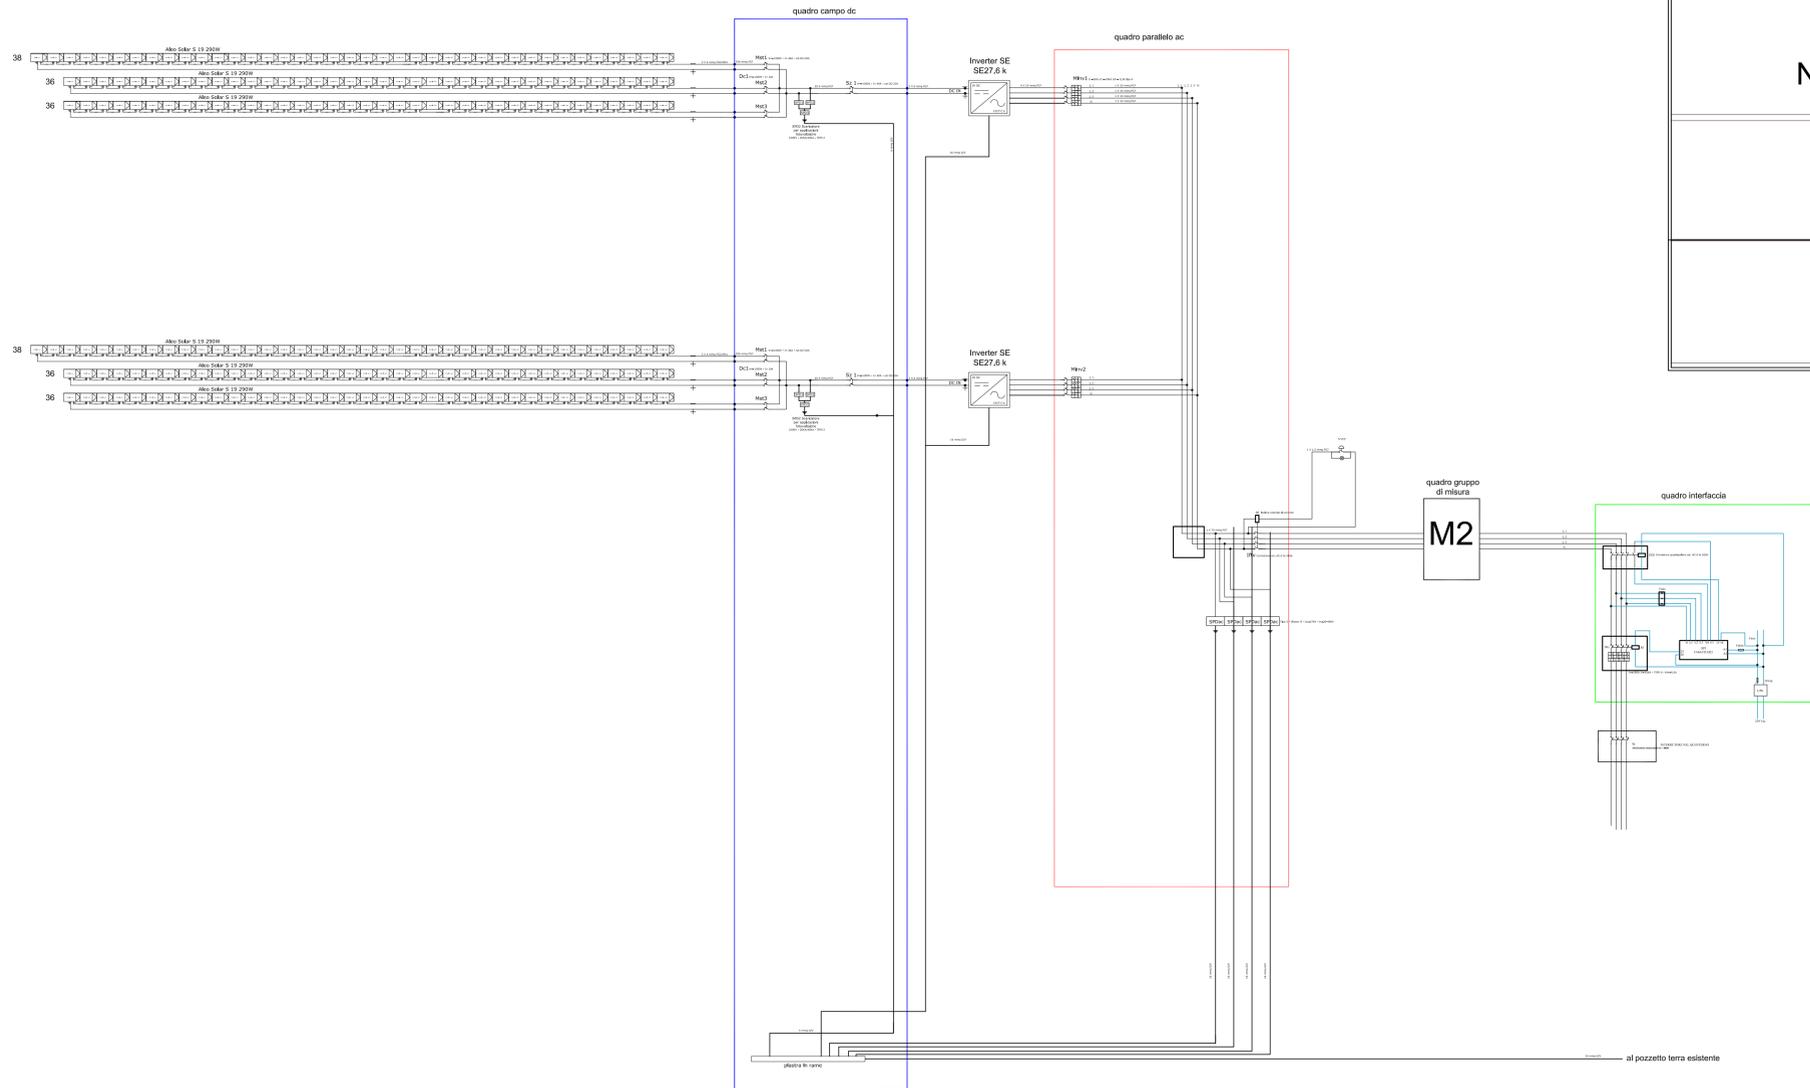

LEGENDA SEGNI GRAFICI			
	CONTATORE ENEL		CENTRALINO TELEFONICO
	QUADRO ELETTRICO GENERALE		APPARECCHIO DIFFUSIONE SONORA
	QUADRO ELETTRICO SECONDARIO		COLLETTORE DI TERRA EQUIPOTENZIALITA'
	CASSETTA DI CONNESSIONE-DERIVAZIONE		POZZETTO IN C.S. DIM. 40x40 CHIUSINO DISPERSORE ARTIFICIALE
	TUBO PROTETTIVO INCASSATO		PUNTO DIFFUSIONE SONORA ALTOPARLANTE - MICROFONO
	TUBO PROTETTIVO POSATO A PARETE		POSTO ESTERNO CITOFOONO CITOFOONO
	CONDUTTORIA DISCENDENTE ASCENDENTE		INTERRUTTORE CREPUSCOLARE
	PUNTO ALIMENTAZIONE GENERICO		FOTOCELLULA
	CONDIZIONATORE		SIRENA SUONERIA
	APPARECCHIO PER CLIMATIZZAZIONE		MOTORE MONOFASE
	SCATOLA PER FRUTTI		MOTORE TRIFASE
	INTERRUTTORE UNIPOLARE		VENTILATORE / ASPIRATORE
	INTERRUTTORE CON LAMPADINA SPIA		SCALDA ACQUA / TERMOSTATO AMBIENTE
	INTERRUTTORE AUT. MAGNETOTERMICO		TELECAMERA SU PALO
	PULSANTE		TELECAMERA
	PULSANTE CON TARGA PORTANOME		PUNTO LUCE (FARETTO/PARETE)
	PULSANTE A TIRANTE		PUNTO LUCE A SOSPENSIONE
	PULSANTE AD ACCESSO PROTETTO		PROIETTORE
	PULSANTE A TIRANTE		PLAFONIERA IP40/44 4x18W
	PRESA 2P+T 10/16 A		PLAFONIERA IP40/44 4x18W + EM
	PRESA 2P+T 10 A "SCHUKO"		COMPLESSO AUTONOMO LUCI SIC.
	PRESA 2P+T 10 A		APPARECCHIO DI ILLUMINAZIONE DI SIC.
	PRESA 2P+T 16 A		LAMPADA SU PALO A SBALZO
	PRESA CON TRASFORMATORE (RASOIO)		LAMPADA SU PALO
	PRESA TRIFASE		PRESA TELEFONICA
	PRESA =>IP44 - 2P/3P+T INTERBL.		PRESA DATI
	PRESA =>IP44 - 3P+T+N INTERBL.		PRESA TELEVISIONE
	PRESA CON INT. 2P/3P+T INTERBL.		PRESA GENERICA (HI-FI / CITO / -)
	PRESA CON TRAFÒ - CON INT.		
	PLAFONIERA IP 4x 1/2x18 W		PLAFONIERA IP 4x 1/2x18 W EM.
	PLAFONIERA IP 4x 1/2x36 W		PLAFONIERA IP 4x 1/2x36 W EM.
	PLAFONIERA IP 4x 1/2x58 W		PLAFONIERA IP 4x 1/2x58 W EM.
	PLAFONIERA >IP 44 1/2x18 W		PLAFONIERA >IP 44 1/2x18 W EM.
	PLAFONIERA >IP 44 1/2x36 W		PLAFONIERA >IP 44 1/2x36 W EM.
	PLAFONIERA >IP 44 1/2x58 W		PLAFONIERA >IP 44 1/2x58 W EM.
	FARI A LED IP 67 CLASSE II		PUNTO DIFFUSIONE SONORA IP 67 CLASSE II
	APPARECCHIO TELEVISIVO LCD 12 V cc		PSP PROIETTORE SICUREZZA (PREDISPOSIZIONE)
	RIVELATORE INFRAROSSI A SOFFITTO		PROIETTORE A LED SU PALO
	STRISCIA A LED		PROIETTORE SU PALO
	FARI A LED AD INCASSO IP 67		LINEA AEREA
	FARI A LED AD INCASSO PER CONTROSOFFITTO		LINEA AEREA CON CONDUTTORIA DISCENDENTE
	MODULO FOTOVOLTAICO		DEUMIDIFICATORE

PROVINCIA di TREVISO
 COMUNE di SALGAREDA
 PROCEDURA S.U.A.P. IN VARIANTE AL P.I. E AL P.A.T.
 RISTRUTTURAZIONE ED AMPLIAMENTO
 DELLA CASA VINICOLA "BOSCO MALERA"
 (ai sensi dell'art. 4 della L.R. 55 del 31.12.2012)

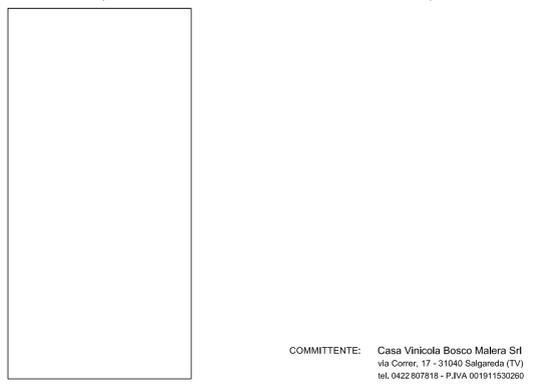

COMMITTENTE: Casa Vinicola Bosco Malera Srl
 via Corner, 17 - 31040 Salgareda (TV)
 tel. 0422 807818 - P.IVA 001911530260

Casa Vinicola "Bosco Malera"
 Stato di Progetto - Impianto Fotovoltaico

CODICE ELABORATO
 030

REV.	DESCRIZIONE	DATA	REDAITTO	VERIFICATO	APPROVATO
3					
2					
1					
0	1ª EMISSIONE	OTTOBRE 2017	PROTECO	PROTECO	PROTECO

PROGETTO ARCHITETTONICO
PROTECO engineering

COORDINATORE DEL PROGETTO
 ARCH. VALTER GRANZOTTO

PROTECO engineering s.r.l.
 VIA DEL SILENZIO 10/11
 31040 SALGAREDA (TV)
 Tel. +39 0422 807818 - Fax +39 0422 807819
 email: proteco@protecoeng.com - mail: P.C. proteco@protecoeng.com - P.I. 01952490276

NORD EST
 PROGETTI S.r.l.
 VIA S. GIUSEPPE 10/11
 31040 SALGAREDA (TV)
 Tel. +39 0422 807818 - Fax +39 0422 807819
 email: nordest@protecoeng.com

PROGETTO IMPIANTO ELETTRICO
 PIPR. ING. STEFANO GENTILE
 Quinto di Treviso (TV) - 31055 Via Zagaria, 26 - Tel. 3486121538

SCALE: 1:200

FILE: PRS0210280304.dwg
 CTE: ARCHITETTURA