


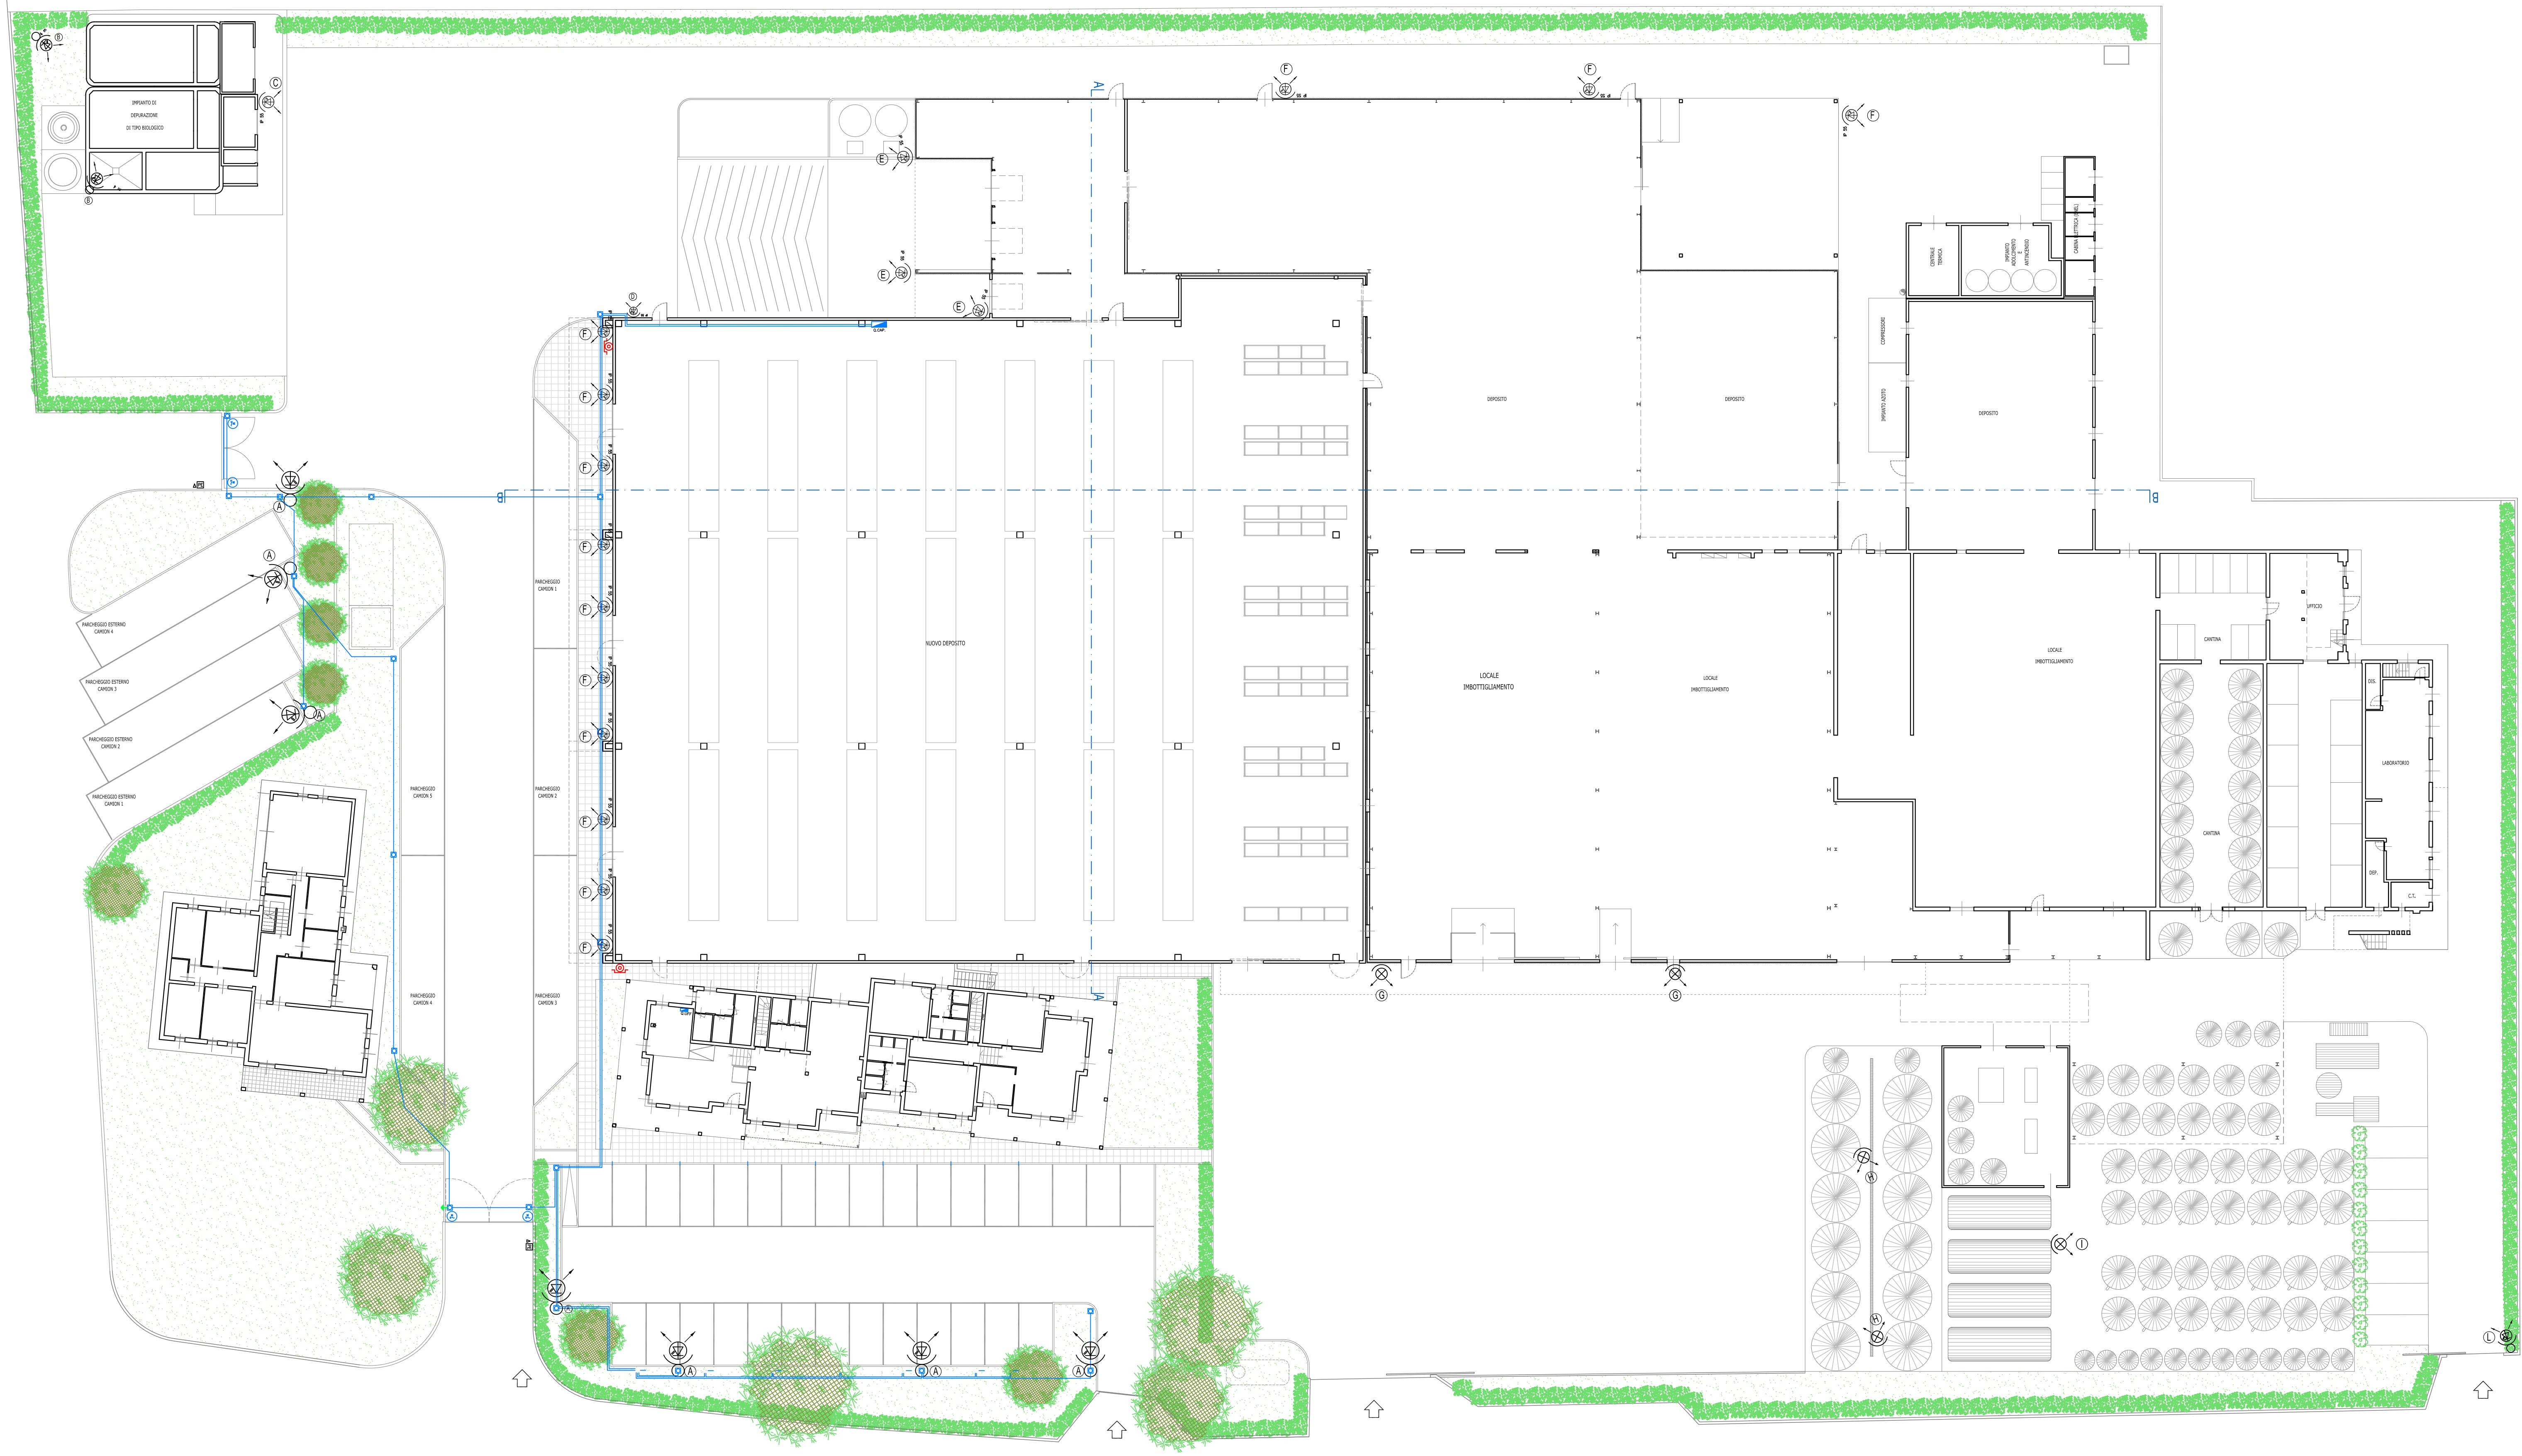


- LEGENDA TIPOLOGIA LAMPADE INSTALLATE
- A = MINI STELVIO FX T2 STRADALE 48 LED FX T2 - 700 mA - PALO 0
 - B = CRIPTO COB BIG - ASSIMETRICO 115 W LED - MONTAGGIO A PARETE h 4 m
 - C = CRIPTO COB BIG - ASSIMETRICO 115 W LED - MONTAGGIO A PARETE h 4 m
 - D = CRIPTO MEDIUM - ASSIMETRICO 86 W LED - MONTAGGIO A PARETE h 8 m
 - E = SIMMETRICO 400 W IODUR METALLIC - MONTAGGIO A PARETE h 8 m (ESISTENTE)
 - F = CRIPTO COB BIG - ASSIMETRICO 115 W LED - MONTAGGIO A PARETE h 8,5 m
 - G = CRIPTO COB BIG - ASSIMETRICO 115 W LED - MONTAGGIO A PARETE h 8 m (ESISTENTE)
 - H = METAL HALIDE EGA 400 W IODUR METALLIC - MONTAGGIO A PARETE h 4 m
 - I = CRIPTO COB BIG - ASSIMETRICO 115 W LED - MONTAGGIO A PARETE h 3 m (ESISTENTE)
 - L = CRIPTO COB BIG - ASSIMETRICO 115 W LED - MONTAGGIO A PARETE h 3,5 m (ESISTENTE)

LEGENDA SEGNI GRAFICI			
	CONTATORE ENEL		CENTRALINO TELEFONICO
	QUADRO ELETTRICO GENERALE		APPARECCHIO DIFFUSIONE SONORA
	QUADRO ELETTRICO SECONDARIO		COLLETTORE DI TERRA
	CASSETTA DI CONNESSIONE-DERIVAZIONE		EQUIPOTENZIALITA'
	CONDOTTURE INTERRATE-POZZETTO		POZZETTO IN C.S. DIM. 40x40 CHIUSINO
	TUBO PROTETTIVO INCASSATO		PUNTO DIFFUSIONE SONORA DISPERSORE ARTIFICIALE
	TUBO PROTETTIVO POSATO A PARETE		ALTOPARLANTE - MICROFONO
	CONDUTTURE DISCENDENTE ASCENDENTE		POSTO ESTERNO CITOFOONICO
	PUNTO ALIMENTAZIONE GENERICO		INTERRUTTORE CREPUSCOLARE
	CONDIZIONATORE		FOTOCELLULA
	APPARECCHIO PER CLIMATIZZAZIONE		SIRENA SUONERIA
	SCATOLA PER FRUTTI		MOTORE MONOFASE
	INTERRUTTORE UNIPOLARE		MOTORE TRIFASE
	DEVIATORE COMMUTATORE		VENTILATORE / ASPIRATORE
	INTERRUTTORE CON LAMPADINA SPIA		SCALDA ACQUA / TERMOSTATO AMBIENTE
	INTERRUTTORE AUT. MAGNETOTERMICO		TELECAMERA SU PALO
	PULSANTE		TELECAMERA
	PULSANTE CON TARGA PORTANOME		PUNTO LUCE (FARETTO/PARETE)
	PULSANTE A TIRANTE		PUNTO LUCE GENERICO
	PULSANTE AD ACCESSO PROTETTO		PUNTO LUCE A SOSPENSIONE
	PULSANTE A TIRANTE		PROIETTORE
	PRESA 2P+T 10/16 A		PLAFONIERA IP40/44 4x18W
	PRESA 2P+T 10 A		PLAFONIERA IP40/44 4x18W + EM
	PRESA 2P+T 16 A		COMPLESSO AUTONOMO LUCI SIC.
	PRESA CON TRASFORMATORE (RASOIO)		APPARECCHIO DI ILLUMINAZIONE DI SIC.
	PRESA TRIFASE		LAMPADA SU PALO A SBALZO
	PRESA => IP44 - 2P/3P+T INTERBL.		LAMPADA SU PALO
	PRESA => IP44 - 3P+T+N INTERBL.		PRESA TELEFONICA
	PRESA CON INT. 2P/3P+T INTERBL.		PRESA DATI
	PRESA CON TRAF - CON INT.		PRESA TELEVISIONE
	PLAFONIERA IP 4x 1/2x18 W		PRESA GENERICA (HI-FI / CITO / -)
	PLAFONIERA IP 4x 1/2x36 W		PLAFONIERA IP 4x 1/2x18 W EM.
	PLAFONIERA IP 4x 1/2x58 W		PLAFONIERA IP 4x 1/2x36 W EM.
	PLAFONIERA IP 4x 1/2x58 W		PLAFONIERA IP 4x 1/2x58 W EM.
	PLAFONIERA LED >IP 44 54 W		PLAFONIERA LED Em. SE >IP 44 4 W
	PLAFONIERA LED Em. SE >IP 44 4 W		PUNTO DIFFUSIONE SONORA IP 67 CLASSE II
	FAI A LED IP 67 CLASSE II		PSP PROIETTORE SICUREZZA (PREDISPOSIZIONE)
	STRISCIA A LED		PROIETTORE A LED SU PALO
	STRISCIA A LED		PROIETTORE SU PALO

PROVINCIA di TREVISO
COMUNE di SALGAREDA

PROCEDURA S.U.A.P. IN VARIANTE AL P.I. E AL P.A.T.
RISTRUTTURAZIONE ED AMPLIAMENTO
DELLA CASA VINICOLA "BOSCO MALERA"
(ai sensi dell'art. 4 della L.R. 55 del 31.12.2012)

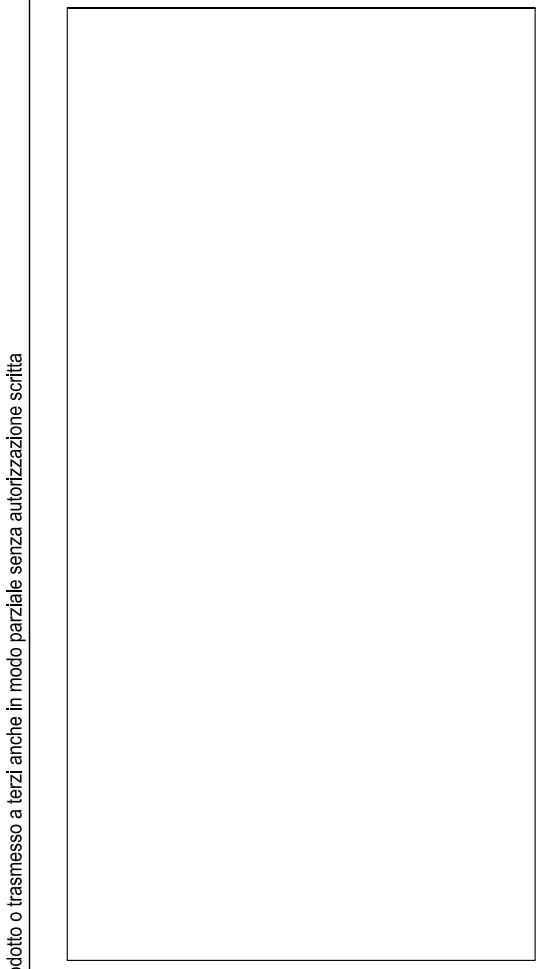

COMMITTENTE: Casa Vinicola Bosco Malera Srl
via Corner, 17 - 31040 Salgareda (TV)
tel. 0422 907818 - P.IVA 001911530260

Casa Vinicola "Bosco Malera"
Stato di Progetto - Impianto Elettrico
di illuminazione area esterna (nuova ed esistente)

CODICE ELABORATO
P862 01 D 029 1 1 A 8
CODICE CLIENTE: OPEN: DATA: PRODOTTORE:

3				
2				
1				
0				
1	1 st EMISSIONE	FEBBRAIO 2019	GENTILE	GENTILE
REV.	DESCRIZIONE	DATA	REDATTO	VERIFICATO/PROVATO

PROGETTO ARCHITETTONICO

PROIECO
engineering

PROIECO engineering s.r.l.
San Donato di Riva (VE) - 36027, Via C. Battisti, 39 - tel. +39 0421 54598 - fax +39 0421 54532
mail: info@proiecoengineering.com - web: www.proiecoengineering.com - P.I. 03952490278

PROGETTO IMPIANTO ELETTRICO
PER ING. STEFANO GENTILE
Quarto di Treviso (TV) - 3105 Via Zagaria, 26 - Tel. 348701539

COORDINATORE DEL PROGETTO
ARCH. VALTER GRANZOTTO

NORD EST
PROGETTI s.r.l.

ING. GIANFRANCESCO
SAN DONATO DI RIVA (VE) - 36027, Via C. Battisti, 39 - tel. +39 0421 54598 - fax +39 0421 54532
mail: info@proiecoengineering.com - web: www.proiecoengineering.com - P.I. 03952490278

SCALA: 1:250

FILE: P86201D022009A8.dwg
CTR: ARCHITETTURA